



Trecho	C Ø2,5mm Horizontal	C Ø2,5mm Vertical	condute
01	3,25m	2,00m	5,25m
02	4,60m	—	4,60m
03	3,25m	—	3,25m
04	6,00m	—	6,00m
05	10,00m	2,00m	12,00m
06	3,18m	—	3,18m
Total	30,28m	4,00m	34,28m

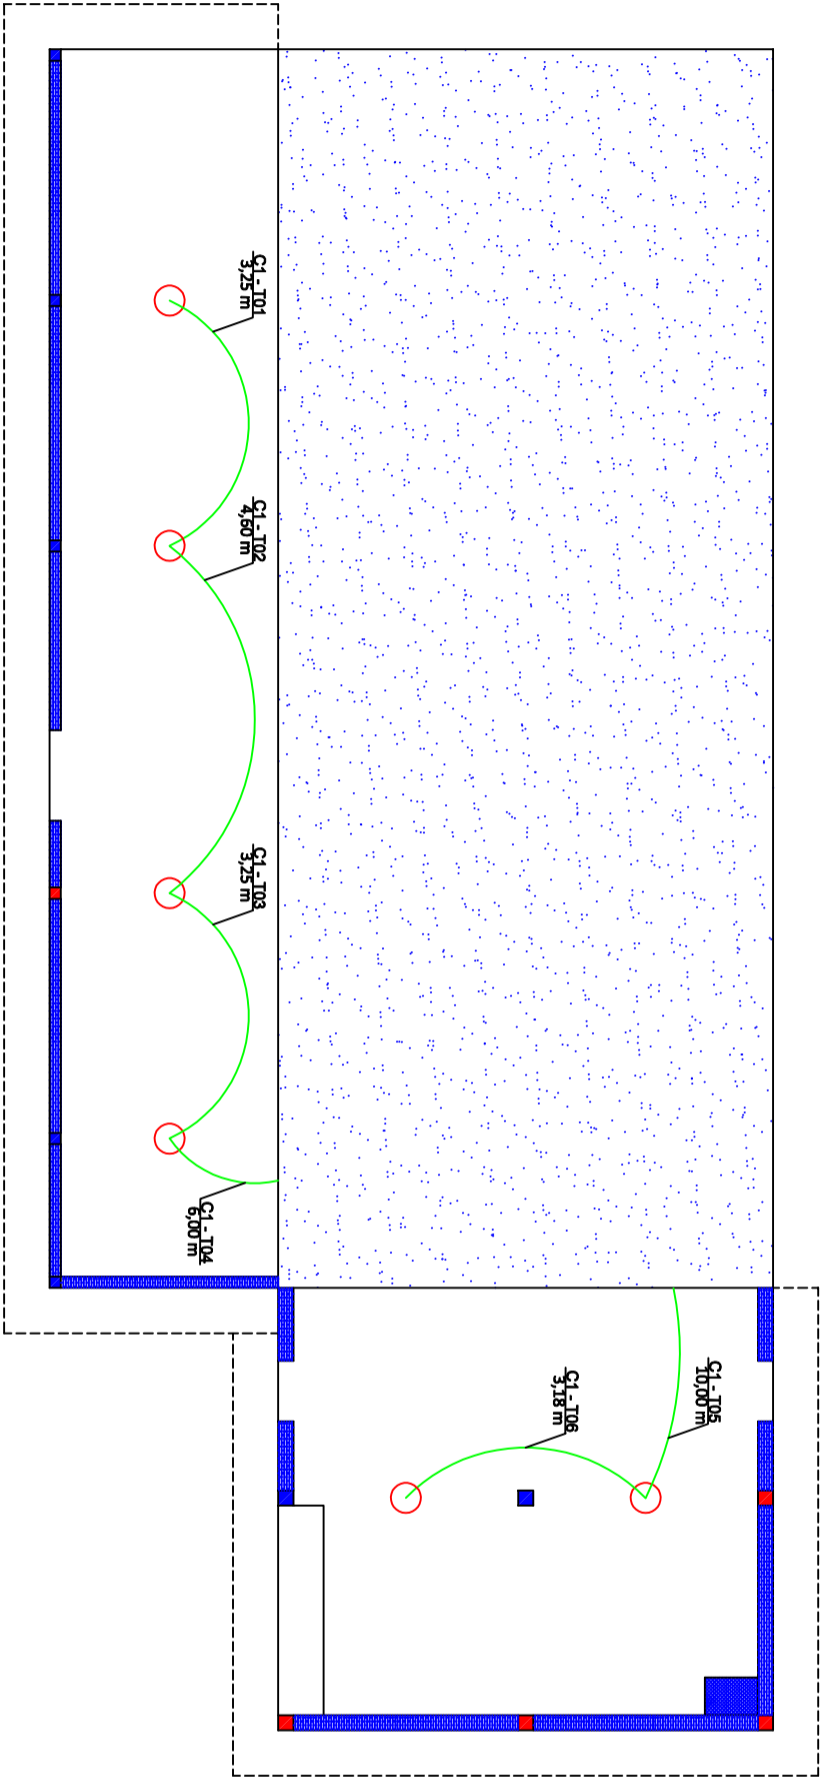

PLANTA BAIXA - ELÉTRICA
ESCALA: 1:50

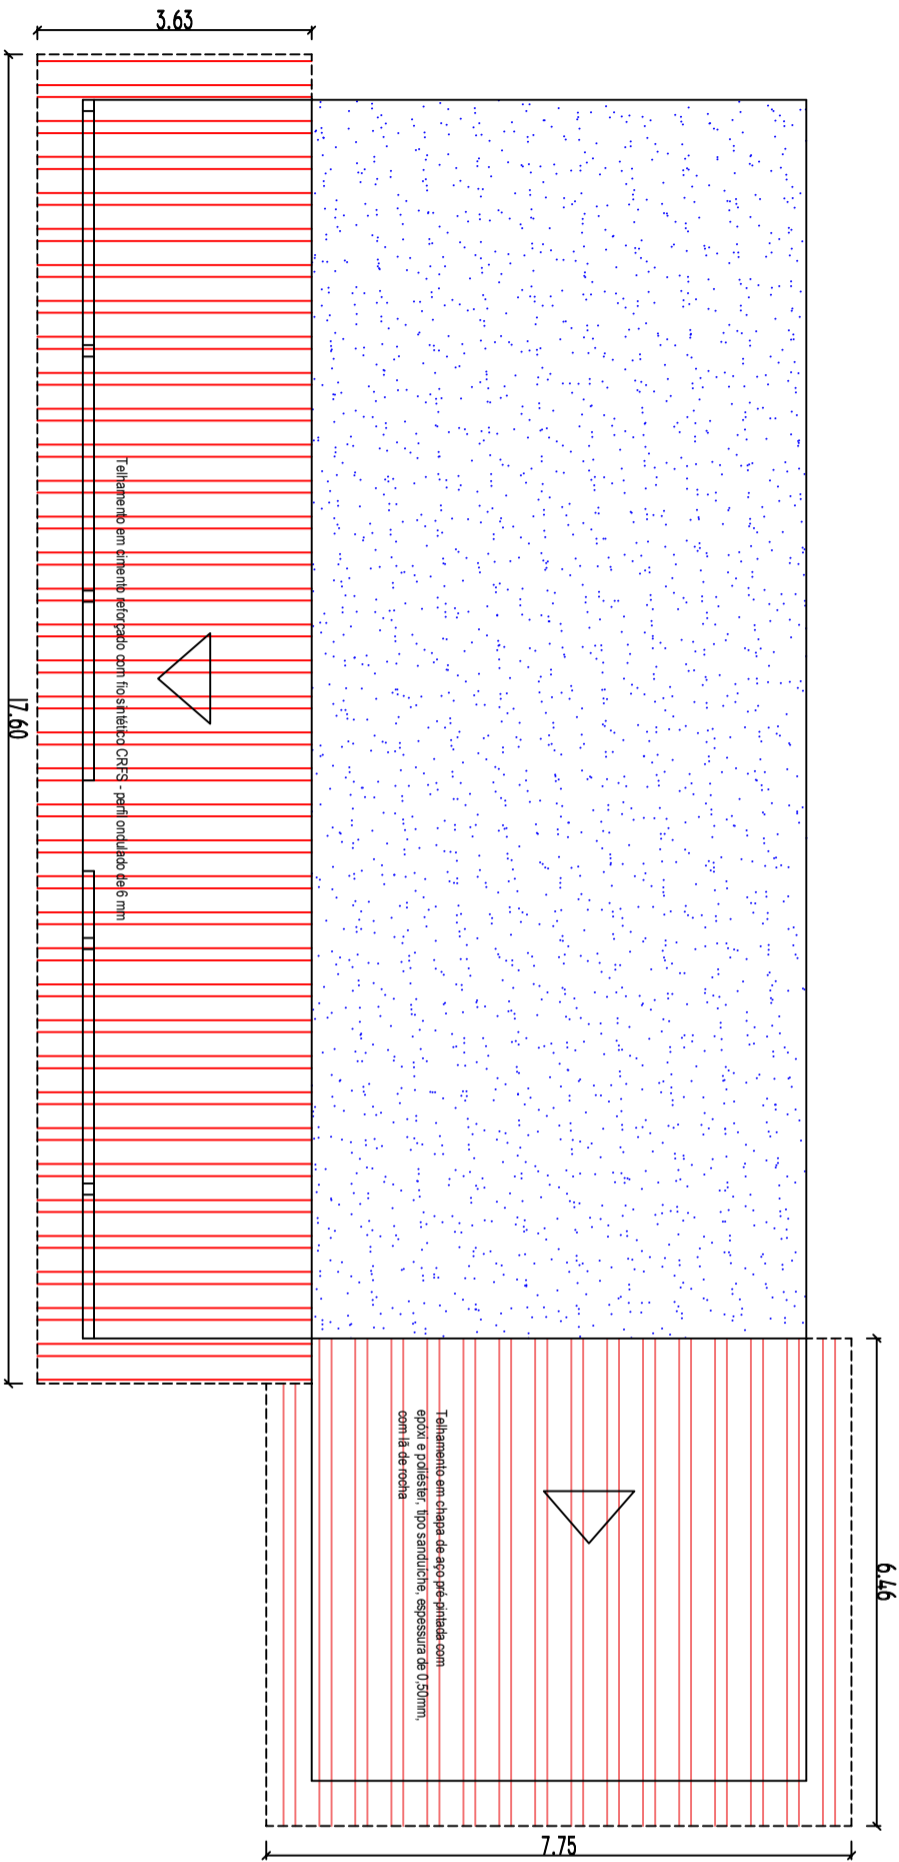

PLANTA BAIXA - COBERTURA
ESCALA: 1:50

PROJETO BÁSICO

JUNHO DE 2021
02/02

TÍTULO: Praia baixa e corte - Casa casario

OBJETO: REVITALIZAÇÃO DA PRAIA MUNICIPAL, FASE III

LOCAL: Praia Municipal de Rirolândia

PROJETO: Prefeitura Municipal de Rirolândia-SP
ESCALAS VARIÁVEIS



Prefeitura Municipal de Rirolândia - SP
Antônio Carlos Santana da Silva
Prefeito Municipal de Rirolândia - SP

PREFEITURA MUNICIPAL DE RIROLÂNDIA
Praça Antônio Leônico - Centro 15495-000
CNPJ: 45.162.864/0001-48
Tel.: 17 - 38019020
E-Mail: sic@rirolandia.sp.gov.br

João de Almeida Barros Basso
Eng.º Civil/Resp. Técnico - CREA 506.17/19601
ART. 286/23.021.136591